



1. 工事概要

- 外壁改修に伴う照明器具、外部コンセント等の更新工事及び壁面の高体更新等の工事。
 - 外壁改修に伴う接地端子箱の継ぎ継ぎ工事、及び避雷針の取外し再取付工事。
 - エアコンの設置に伴う電源取外し再取付工事、及び仮設配線工事。
 - 警備保障装置設置工事。
 - 既存誘導灯をLEDタイプに更新する。(平成30年度工事とする。)
- 以上、建築工事の工程に合わせて工事を進めるものとする。

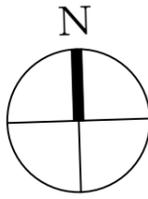

2. 外壁改修にもなう再取付工事に関する注記

- 外壁改修に伴う照明器具、外部コンセント等の取外し再取付において、ボックス用継ぎ (参考:DF-102)等でボックスを延長し、ボックス内で既存配線とケーブルにて接続する。【図1】
- 既存接地端子箱は壁内埋込であるため、継ぎボックス (SUS WP) を作成し、外壁埋込端子箱とする。(継ぎとする。) 【図2】 (シンボルは⊗とする。)

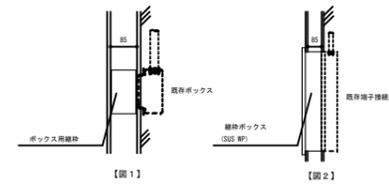

3. 既存誘導灯更新工事案図


GL1	LED B級 避難口誘導灯片面 (2.7W) 参考:FA20312	GL2	LED B級 避難口誘導灯片面 (2.7W) 参考:FA20312	GL4	LED B級 通路誘導灯片面 (2.7W) 参考:FA20312
	電源内蔵型				電源内蔵型
	天井用ユニ787レド (参考:FK41717) 共。		天井用ユニ787レド (参考:FK41717) 共。		壁用ユニ787レド (参考:FK21724) 共。
GL1 (P)	LED B級 避難口誘導灯片面 (2.7W) 参考:FA20312	GL2 (P)	LED B級 避難口誘導灯片面 (2.7W) 参考:FA20312		
	電源内蔵型		電源内蔵型		
	天井用ユニ787レド (参考:FK41717) 共。		天井用ユニ787レド (参考:FK41717) 共。		
GL1 (R)	LED B級 避難口誘導灯片面 (2.7W) 参考:FA20312				
	壁用ユニ787レド (参考:FK44778) 共。				

4. 外灯更新工事


BLWP	LED12W SUS WP プラット 参考:NNFW21885
	*既存プラットは撤去し、更新する。

5. 警備保障装置脱着工事

- 建築サッシ取替え工事に伴い、開閉およびガラスセンサーの更新および配線工事を行う。
 - 建築工事の妨げになるセンサー脱着および配線工事を行う。
- 以上の工事は本工事内で行うものとする。
なお、工事内容の詳細は、「富山県総合警備保障株式会社」に問合せのこと。

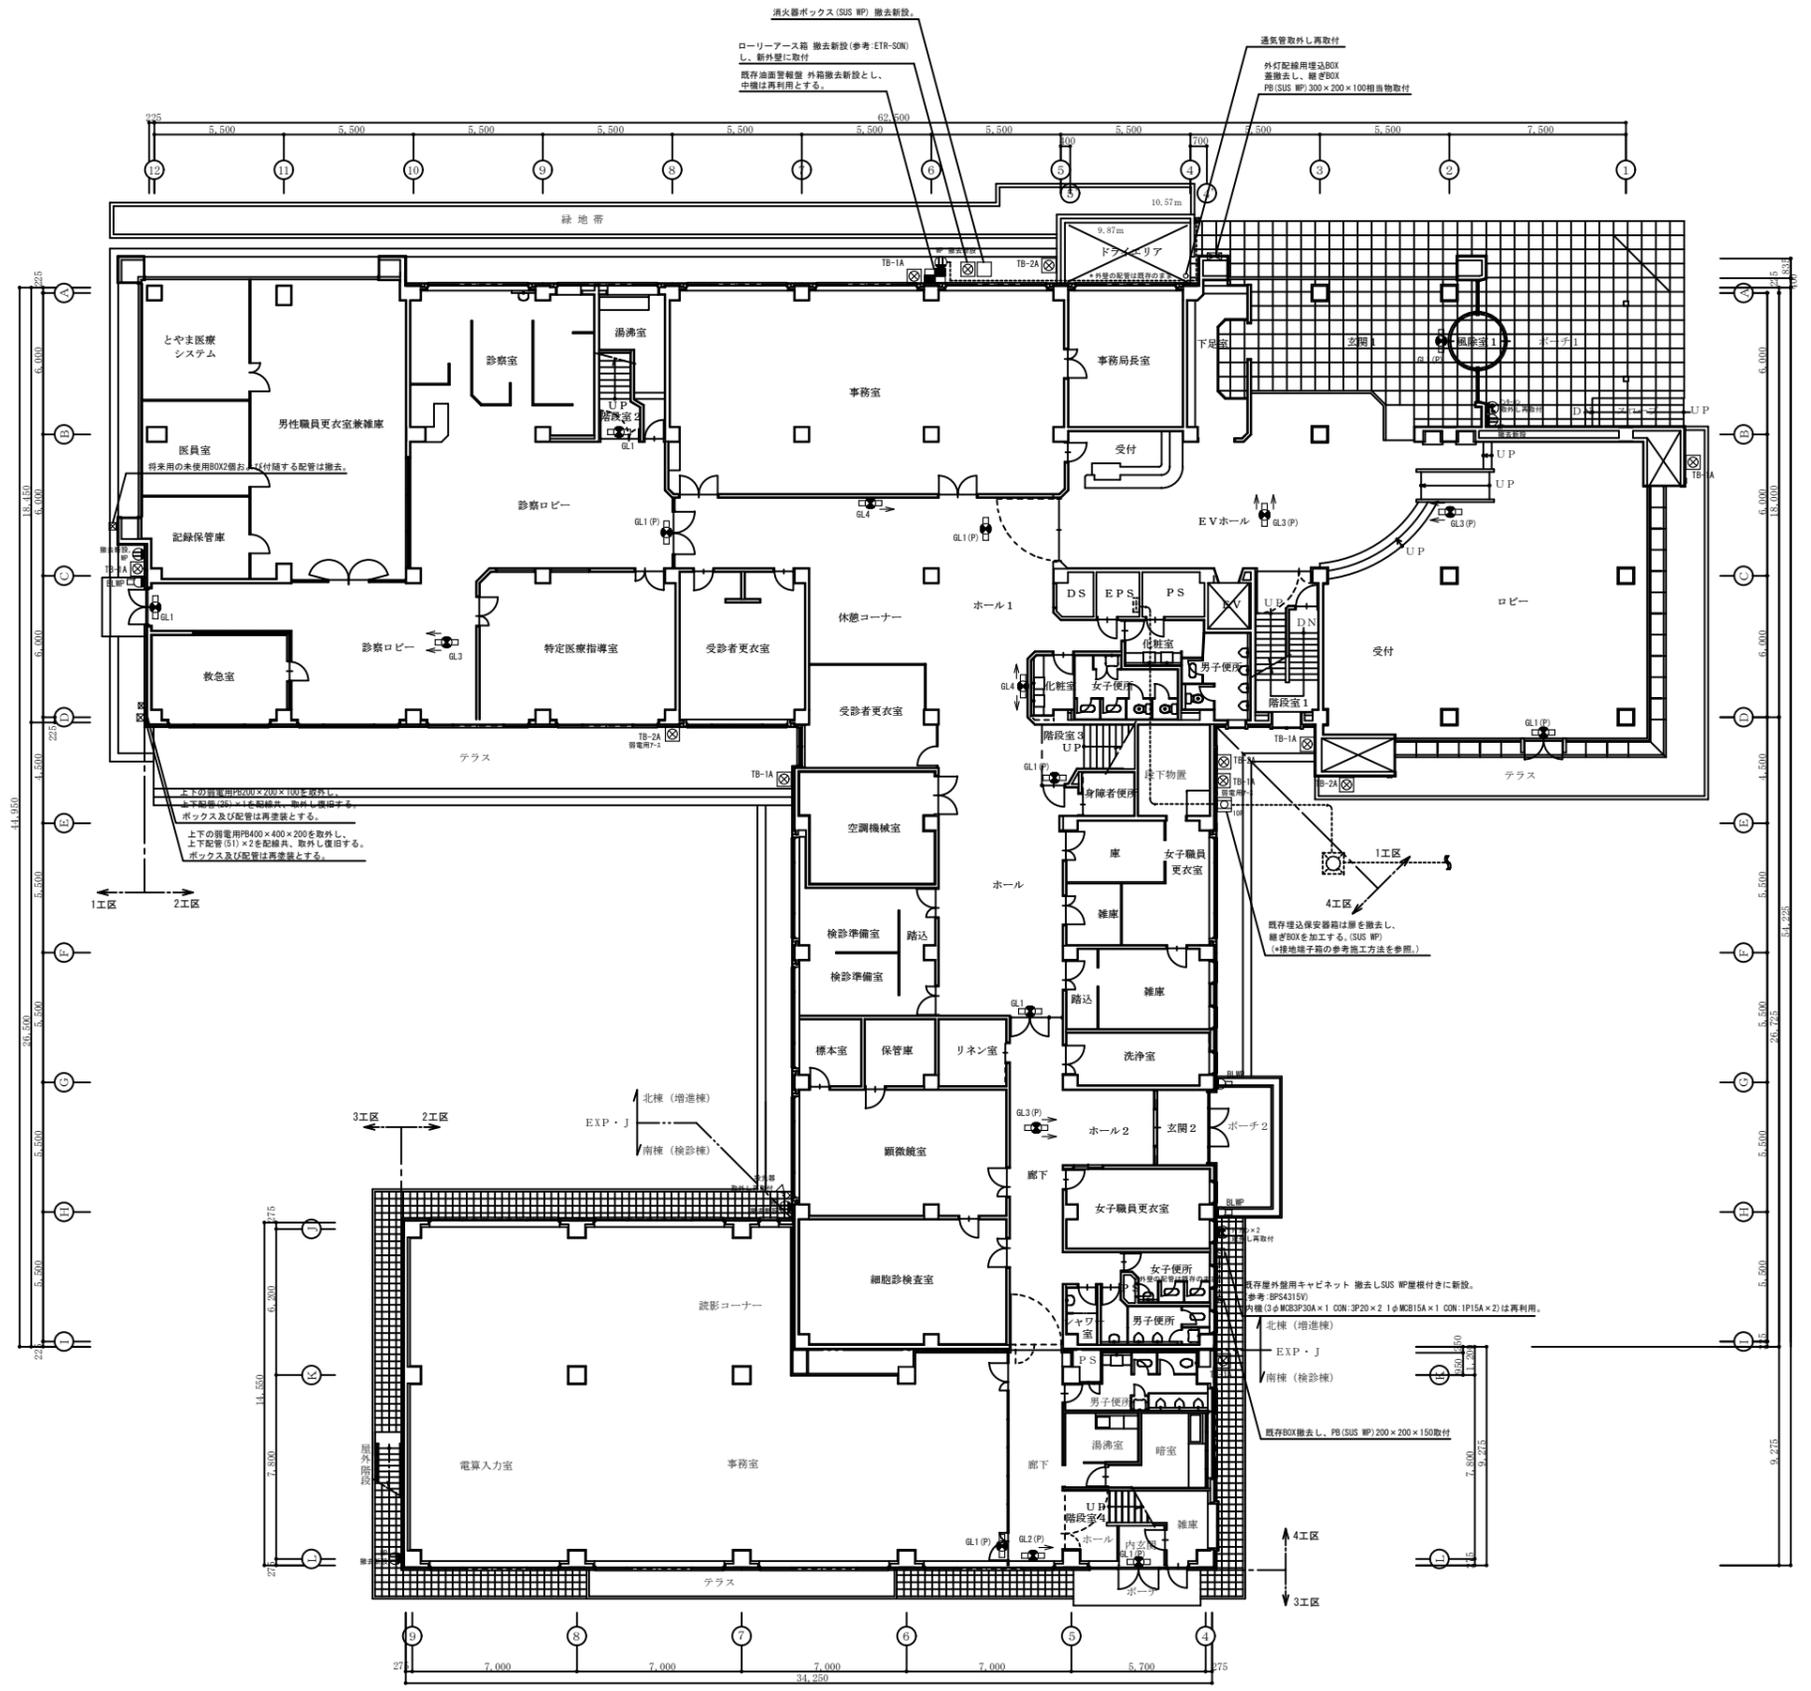


1階平面図

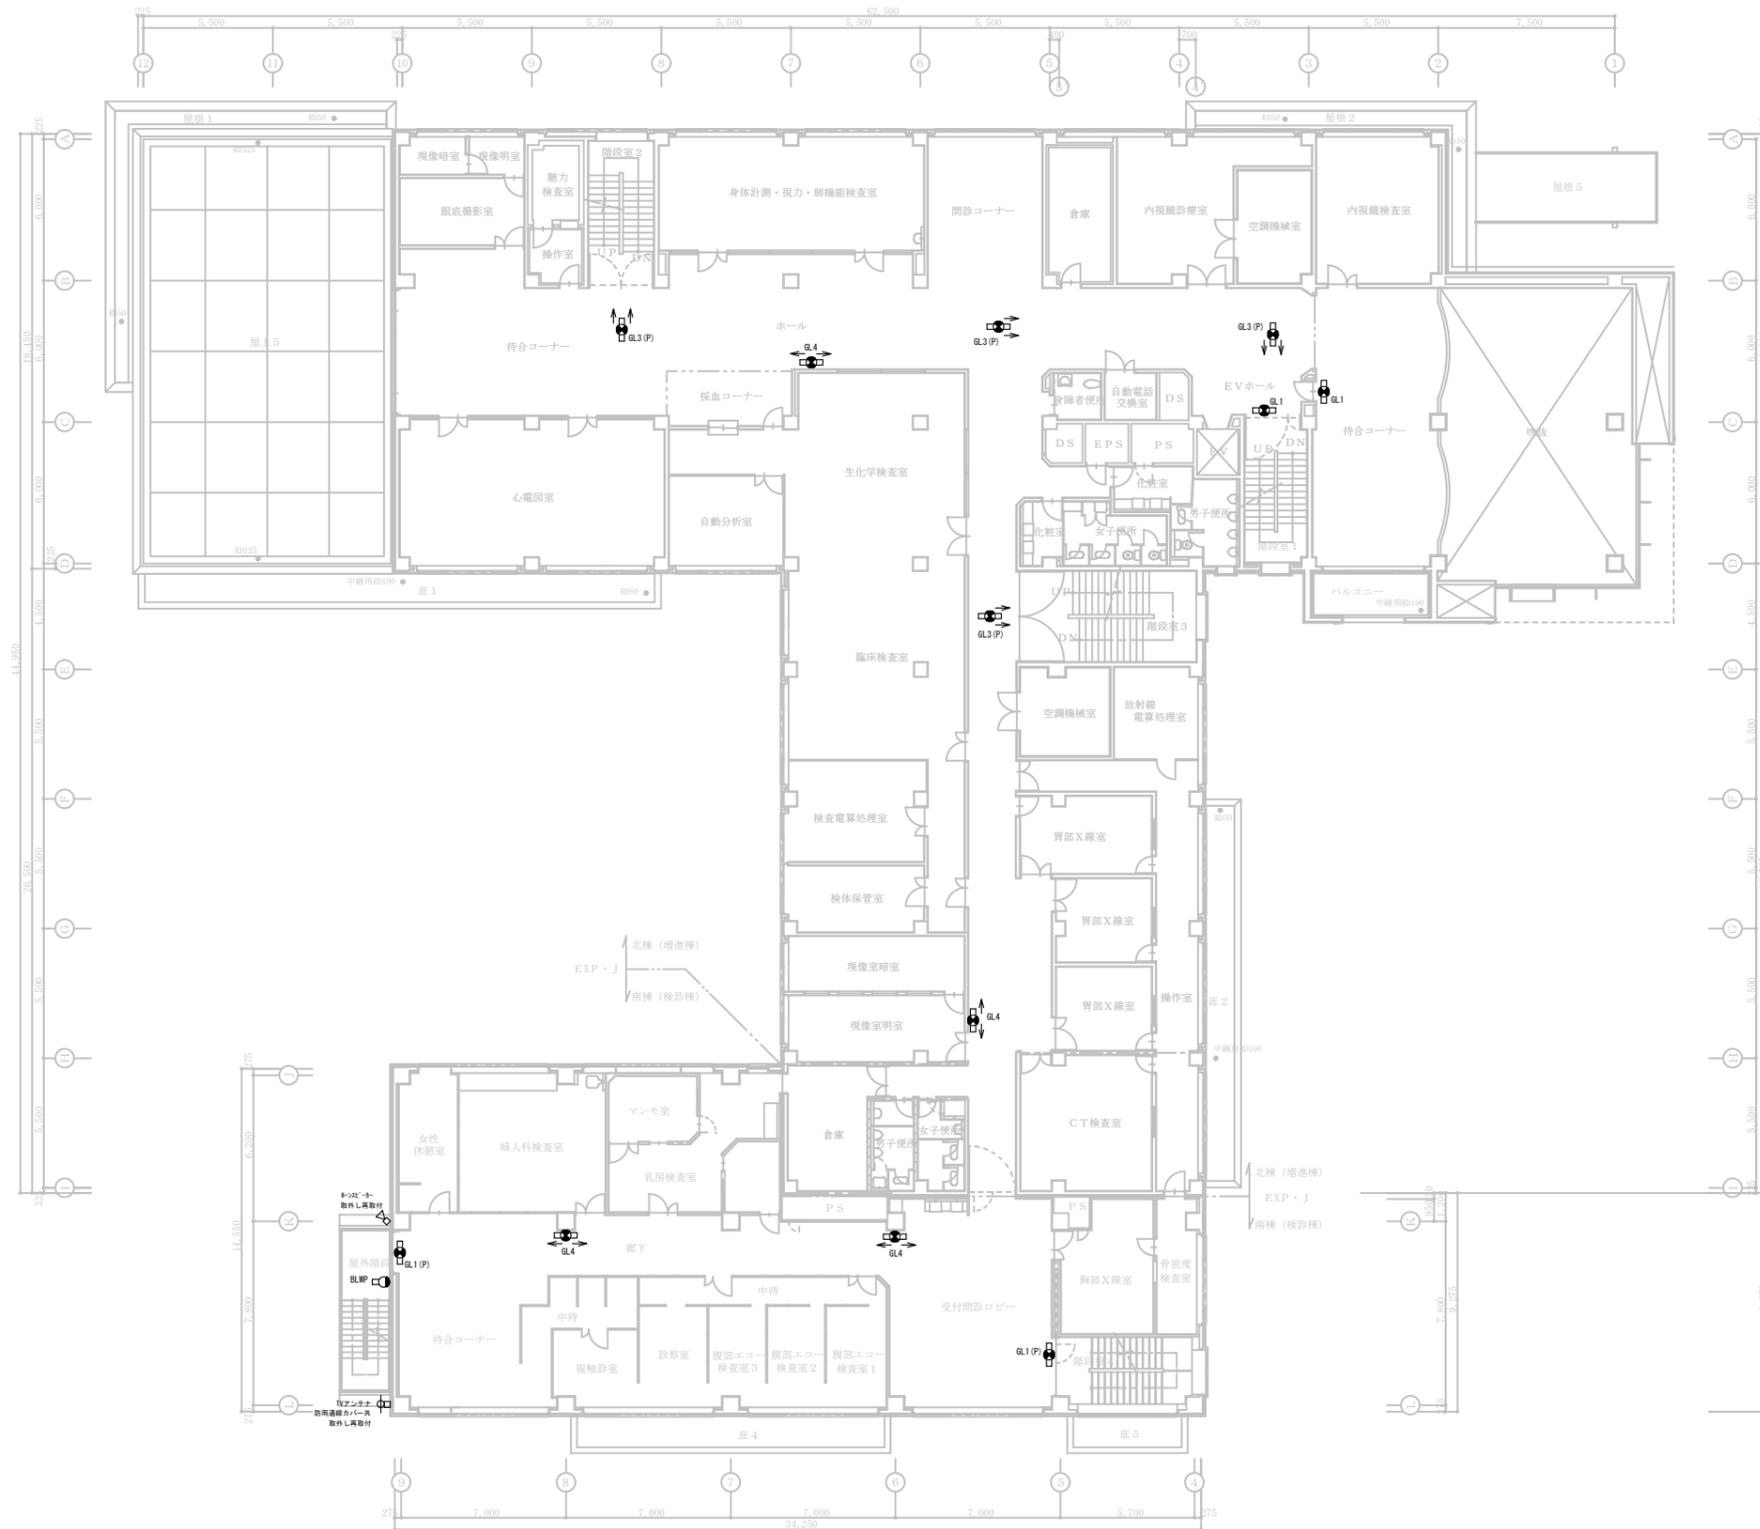

2階平面図

● 日付 2017年4月 ● ● ●	富山市安住町7番1号 電話 (076) 432-9785 理事長 藤井均 管理建築士 一級建築士 大田倉録第152528号 竹林 正宏	富山県建築設計監理協同組合 一級建築士事務所知事登録 (12) 32号	工事名 富山県健康増進センター外壁等改修工事 図面名 電気設備 2階平面図	縮尺 [A-3] 1:300 [A-1] 1:150	管理技術者 一級建築士登録第247715号 西野靖仁 担当 前田政博 横田 聖修	図面番号 E-03 電気
-----------------------------	---	---	--	-------------------------------	---	---------------------------

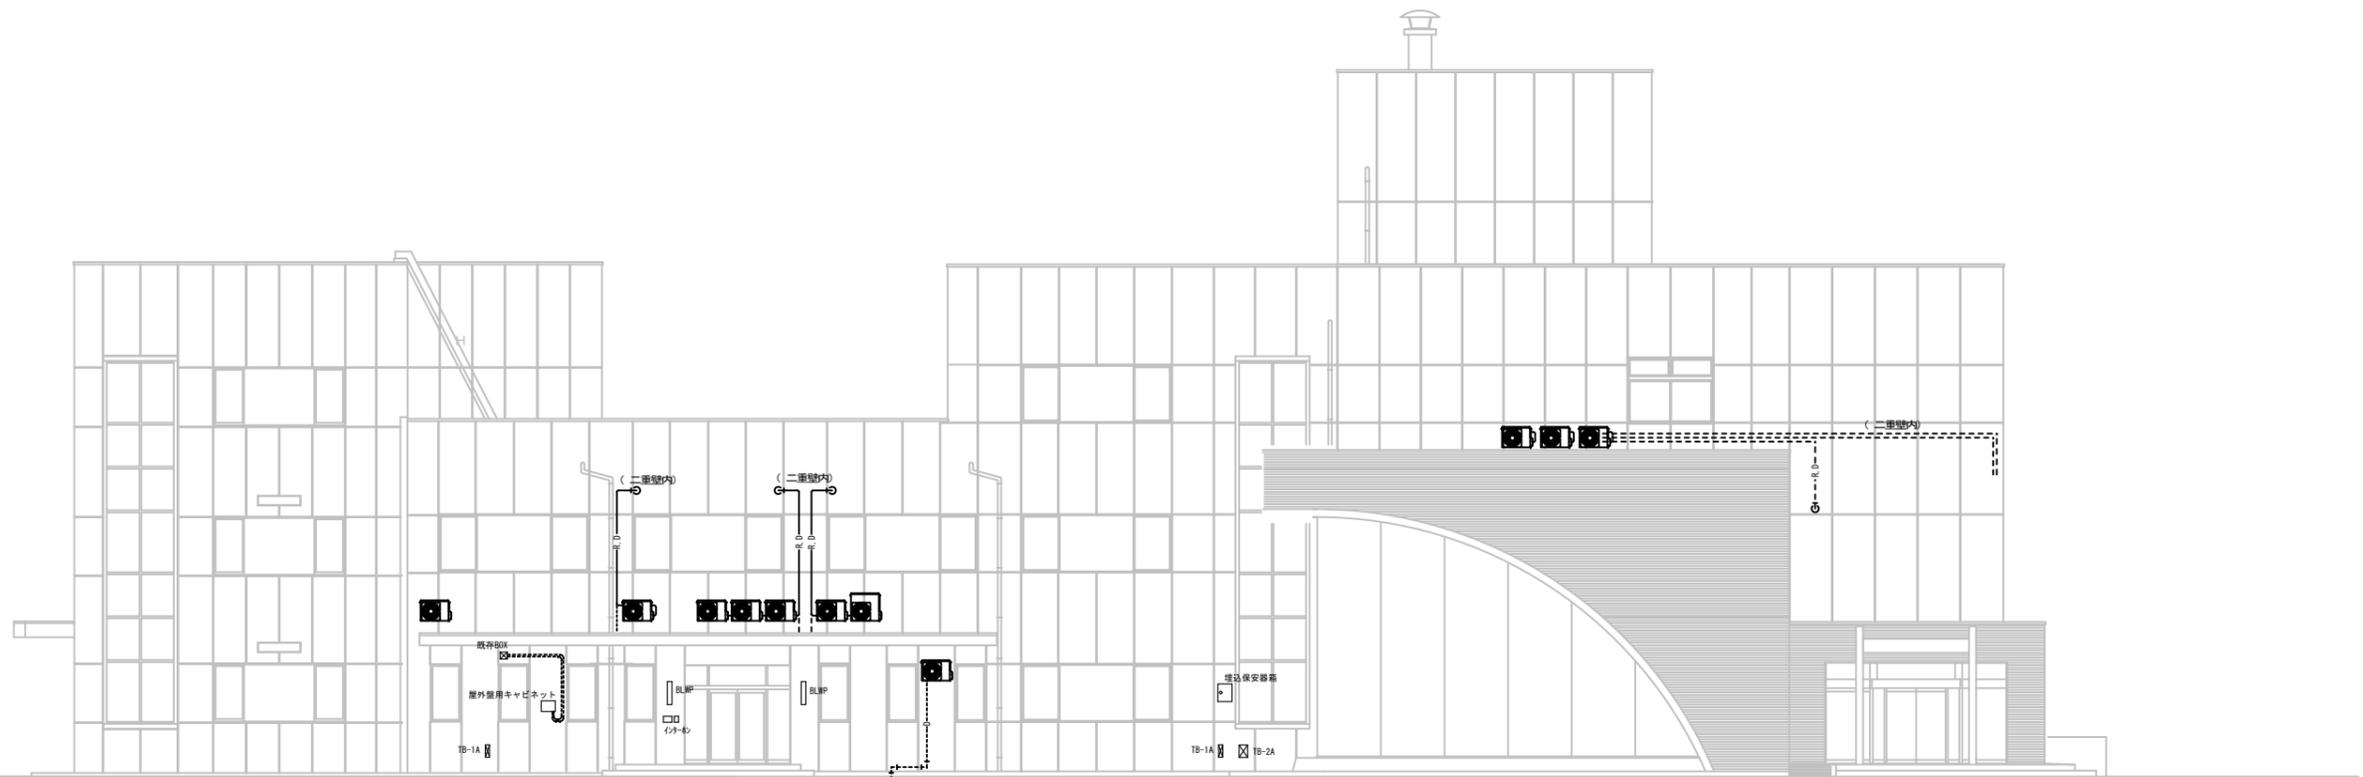


東側立面図 1:100

- ACR
71
- ACP
56
- ACR
56
- ACR
56
- ACP
56
- ACR
22

*エアコンは電源の取外し再取付
および、仮置きのための仮設配線のこと。

- ACR
40
- ACP
80R
- ACR
28


*エアコンは電源の取外し再取付
および、仮置きのための仮設配線のこと。

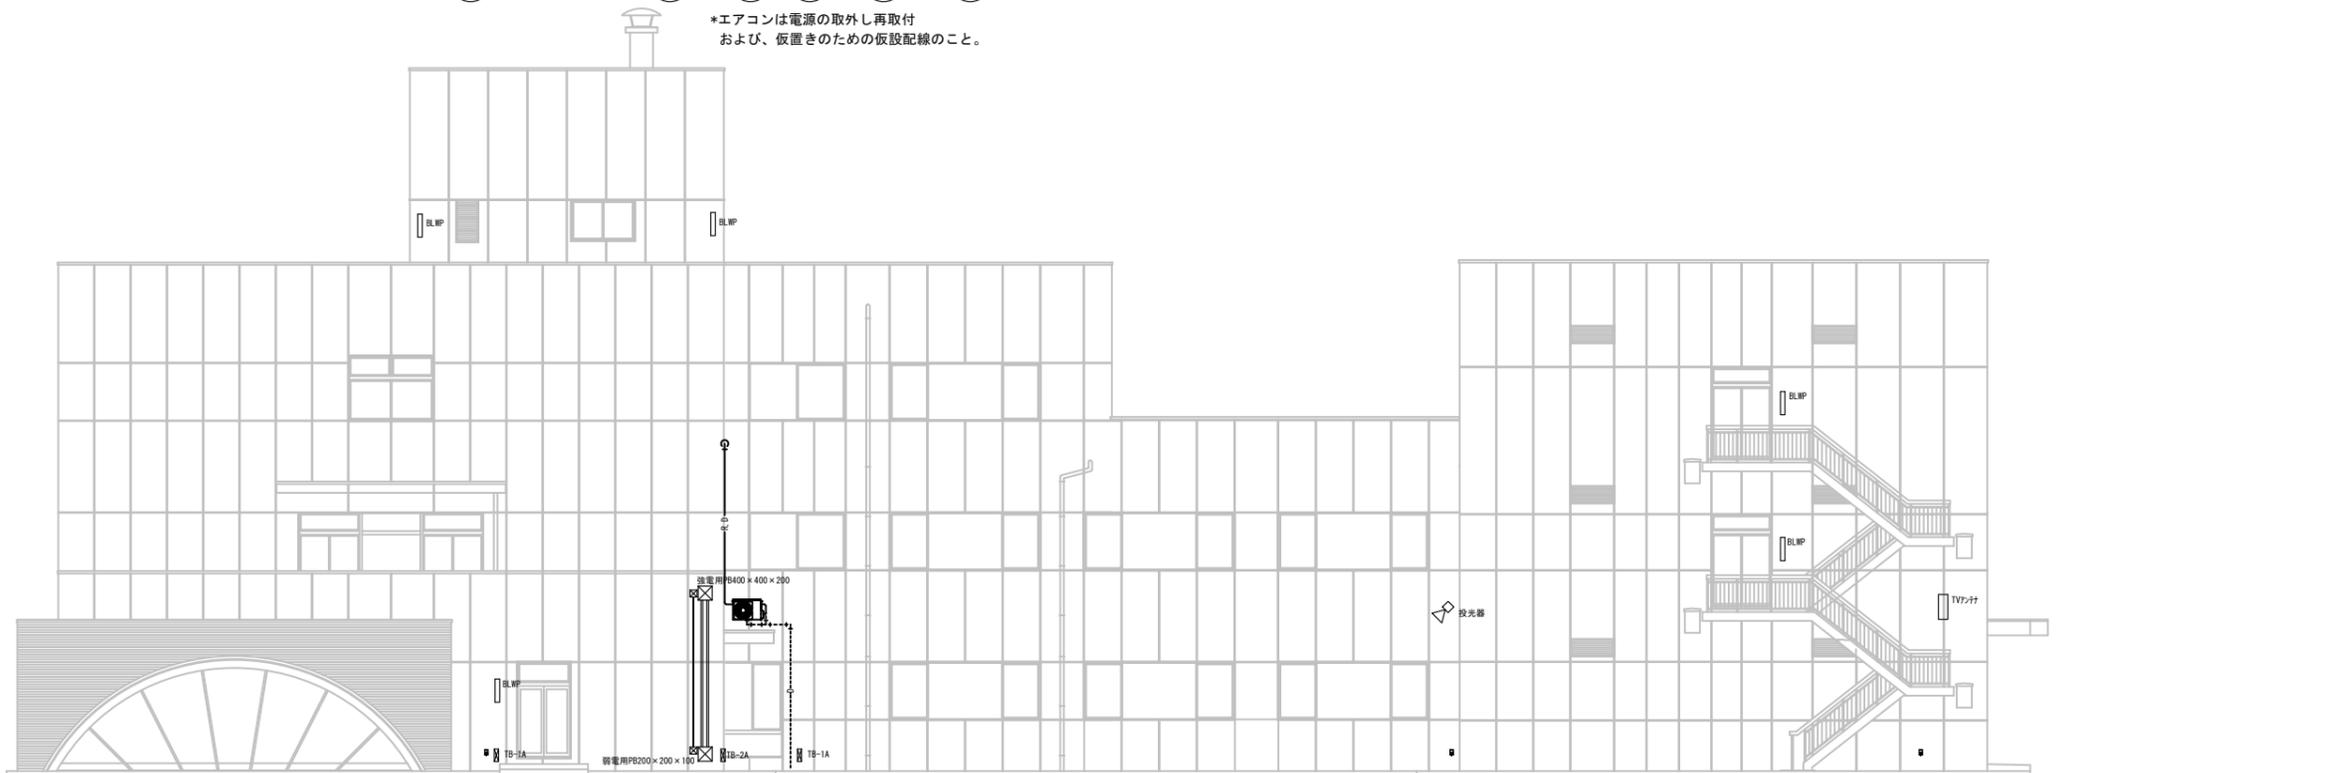


西側立面図 1:100

- ACR
28

*エアコンは電源の取外し再取付
および、仮置きのための仮設配線のこと。

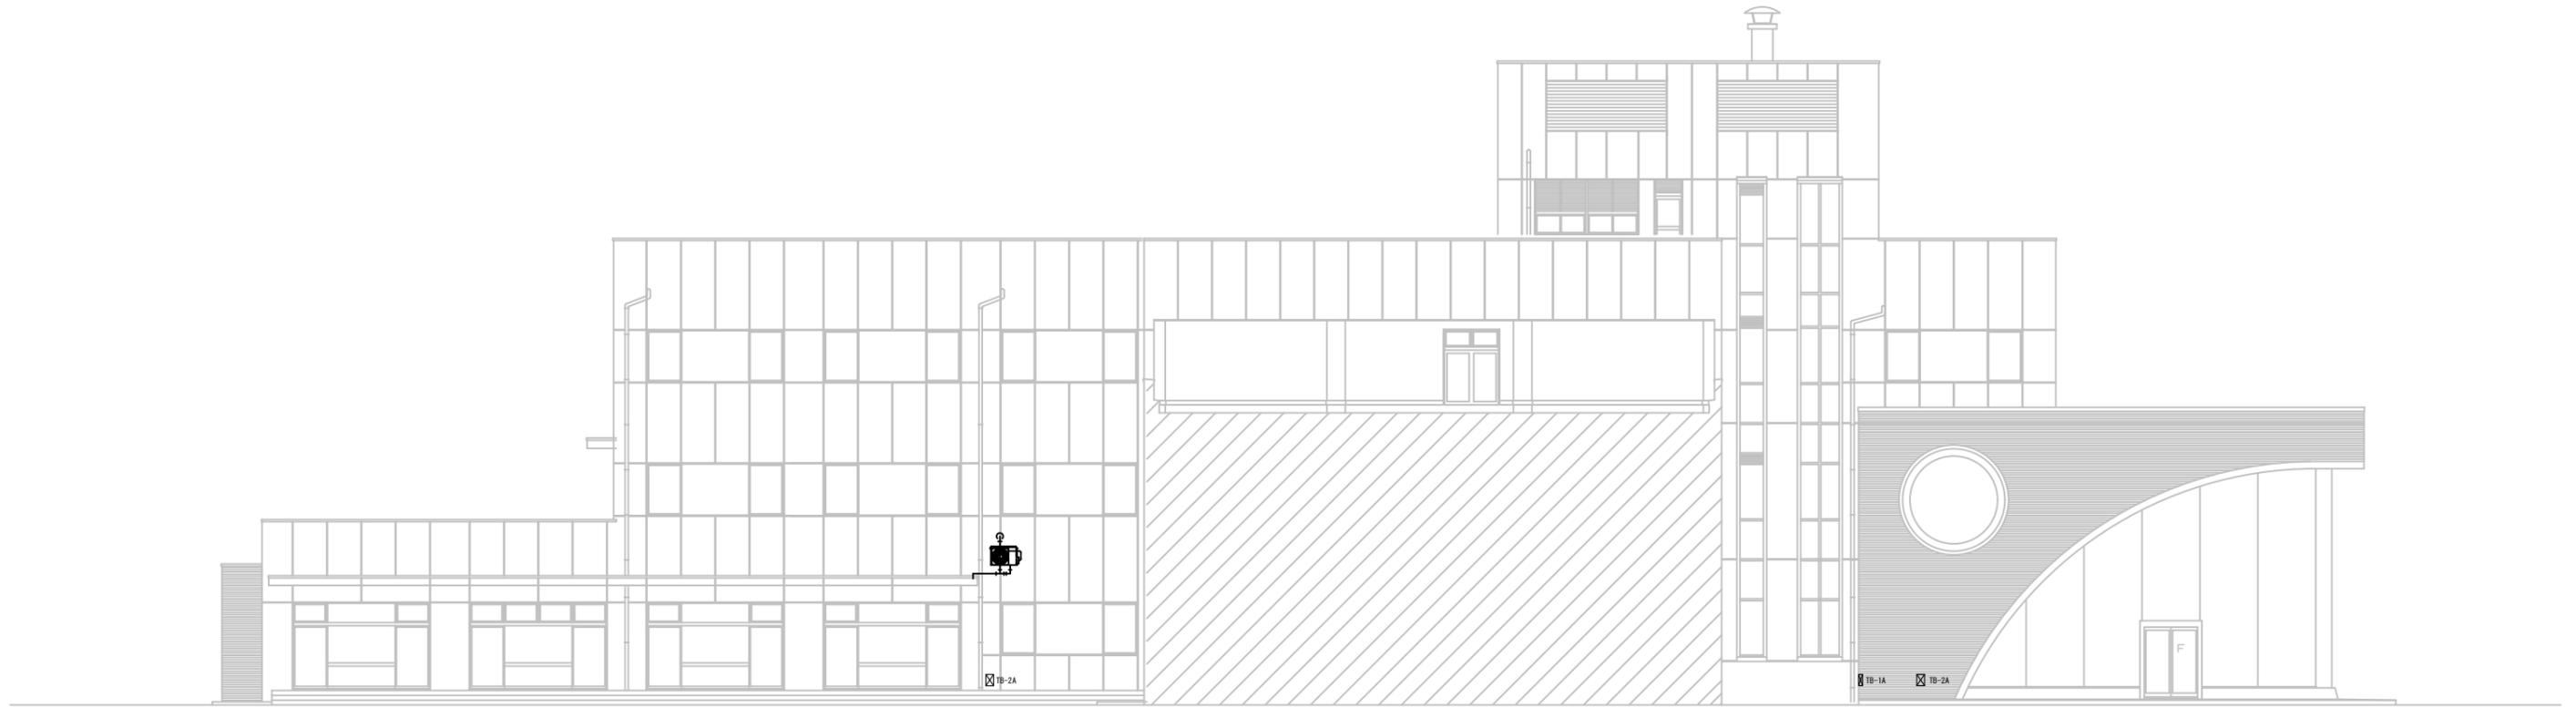


南側立面図 1 : 100

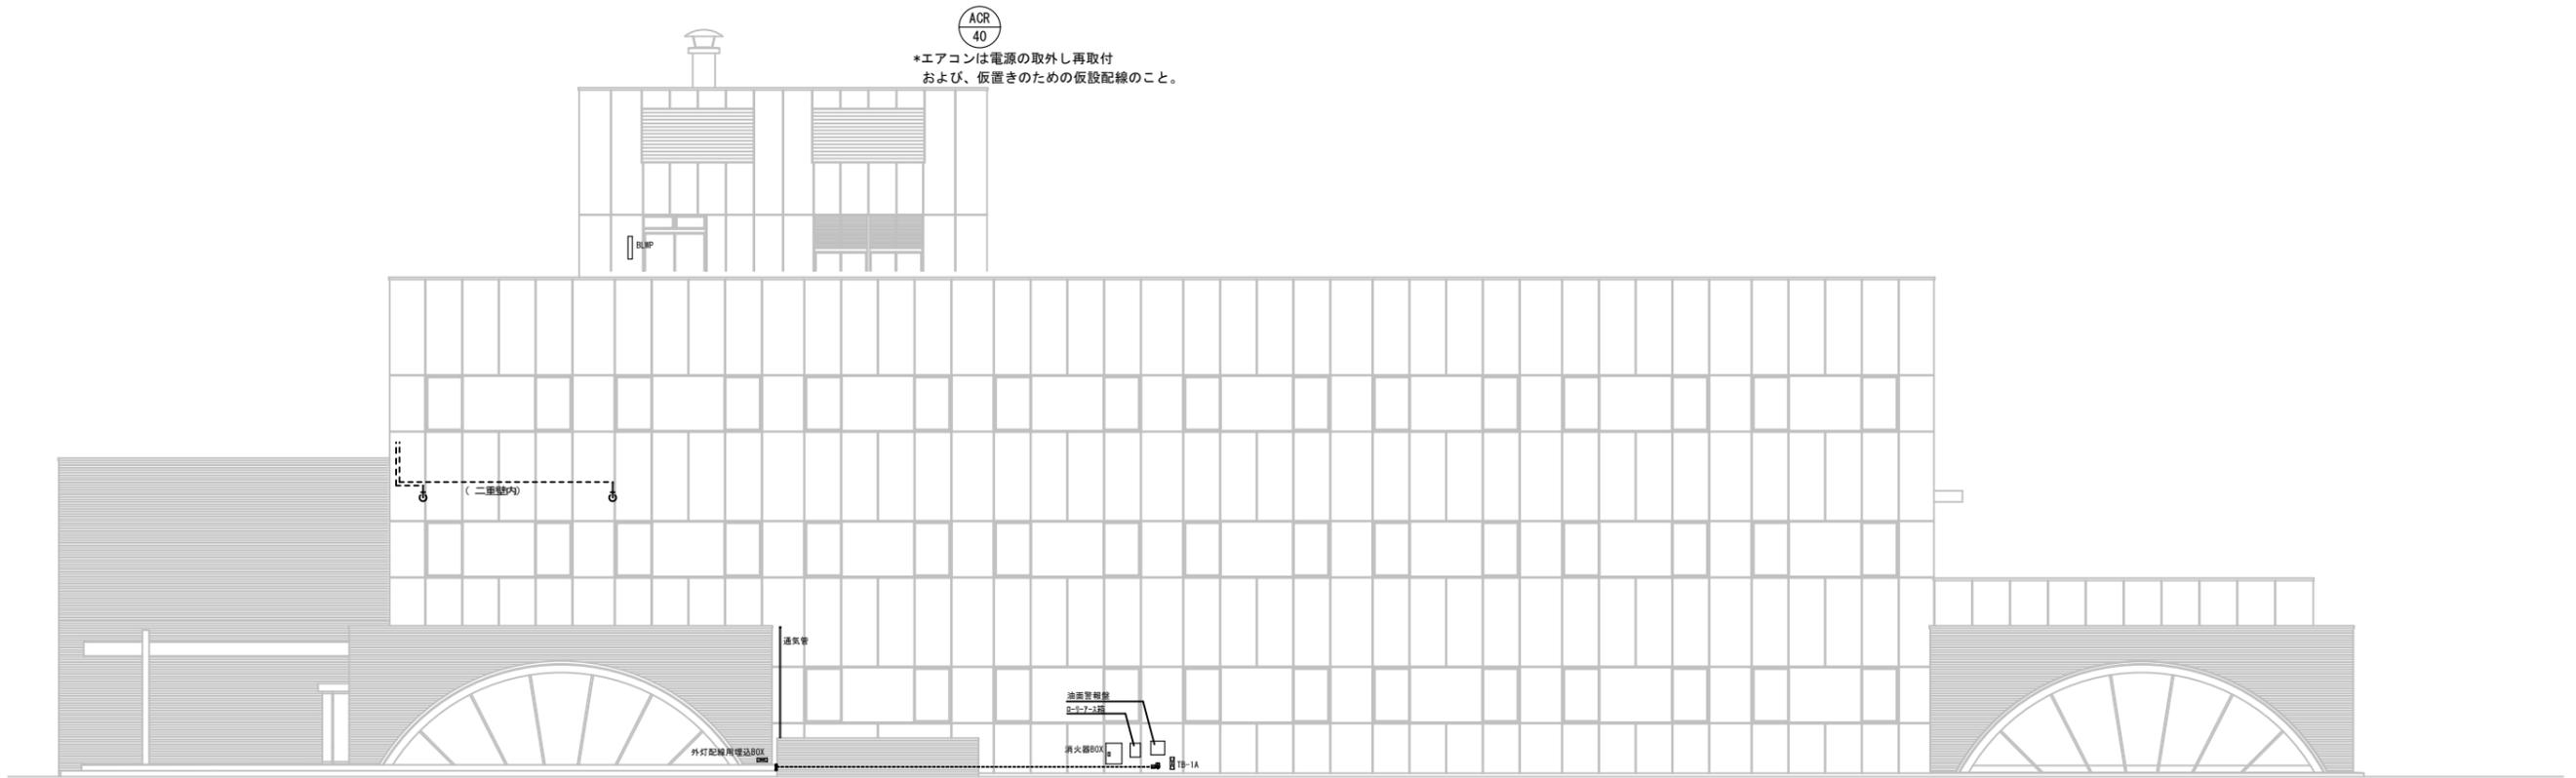


北側立面図 1 : 100

<ul style="list-style-type: none"> • 日付 2017年4月 	富山市安住町7番1号 電話 (076) 432-9785 理事長 藤井均 管理建築士 一級建築士 大臣登録第152528号 竹村 正宏	富山県建築設計監理協同組合 一級建築士事務所知事登録 (12) 32号	工事名 富山県健康増進センター外壁等改修工事 図面名 電気設備 南北立面図 (北棟)	管理技術者 一級建築士登録第247715号 西野靖仁 担当 前田政博 横田 聖修	図面番号 E-07 電気
			縮尺 [A-3] 1 : 200 [A-1] 1 : 100		

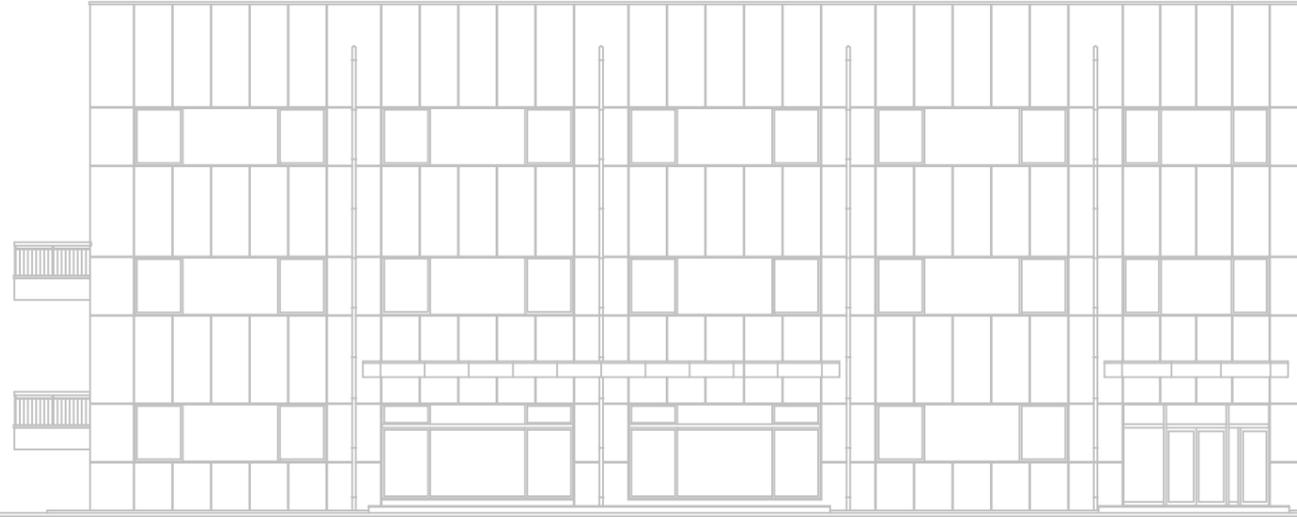


南側立面図 1 : 100

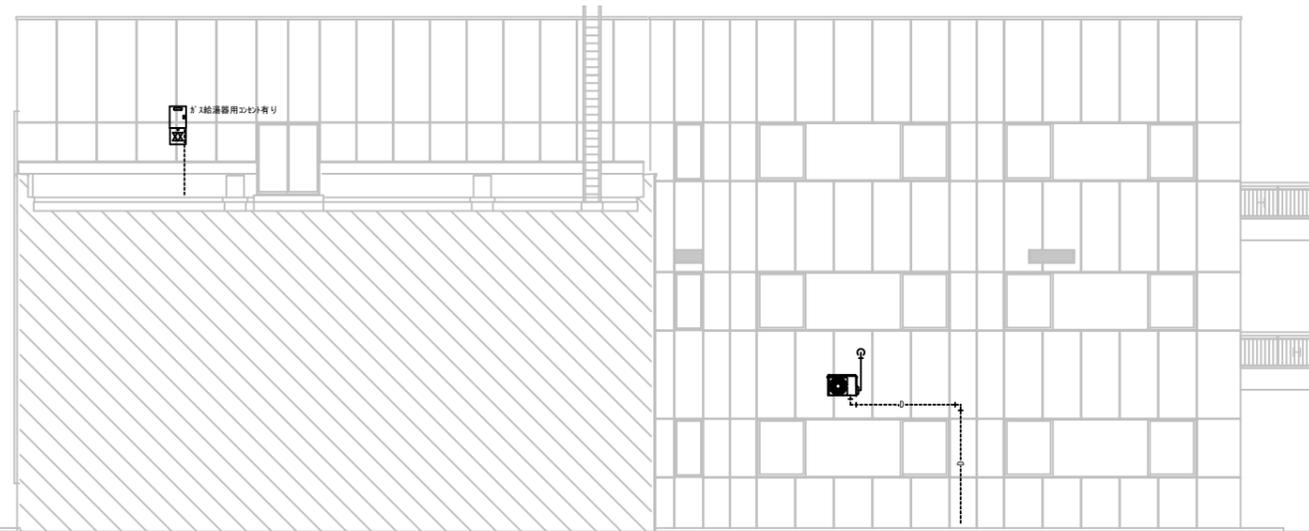


*エアコンは電源の取外し再取付
および、仮置きのための仮設配線のこと。

北側立面図 1 : 100

<ul style="list-style-type: none"> 日付 2017年4月 	富山市安住町7番1号 電話 (076) 432-9785 理事長 藤井 均 管理建築士 一級建築士 大臣登録第152520号 竹林 正史	富山県建築設計監理協同組合 一級建築士事務所知事登録 (12) 32号	工事名 富山県健康増進センター外壁等改修工事 図面名 電気設備 南北立面図 (南棟)	管理技術者 一級建築士登録第247715号 西野清仁 担当 前田政博 横田 聖修	図面番号 E-08 電気
--	--	---	---	---	---------------------------

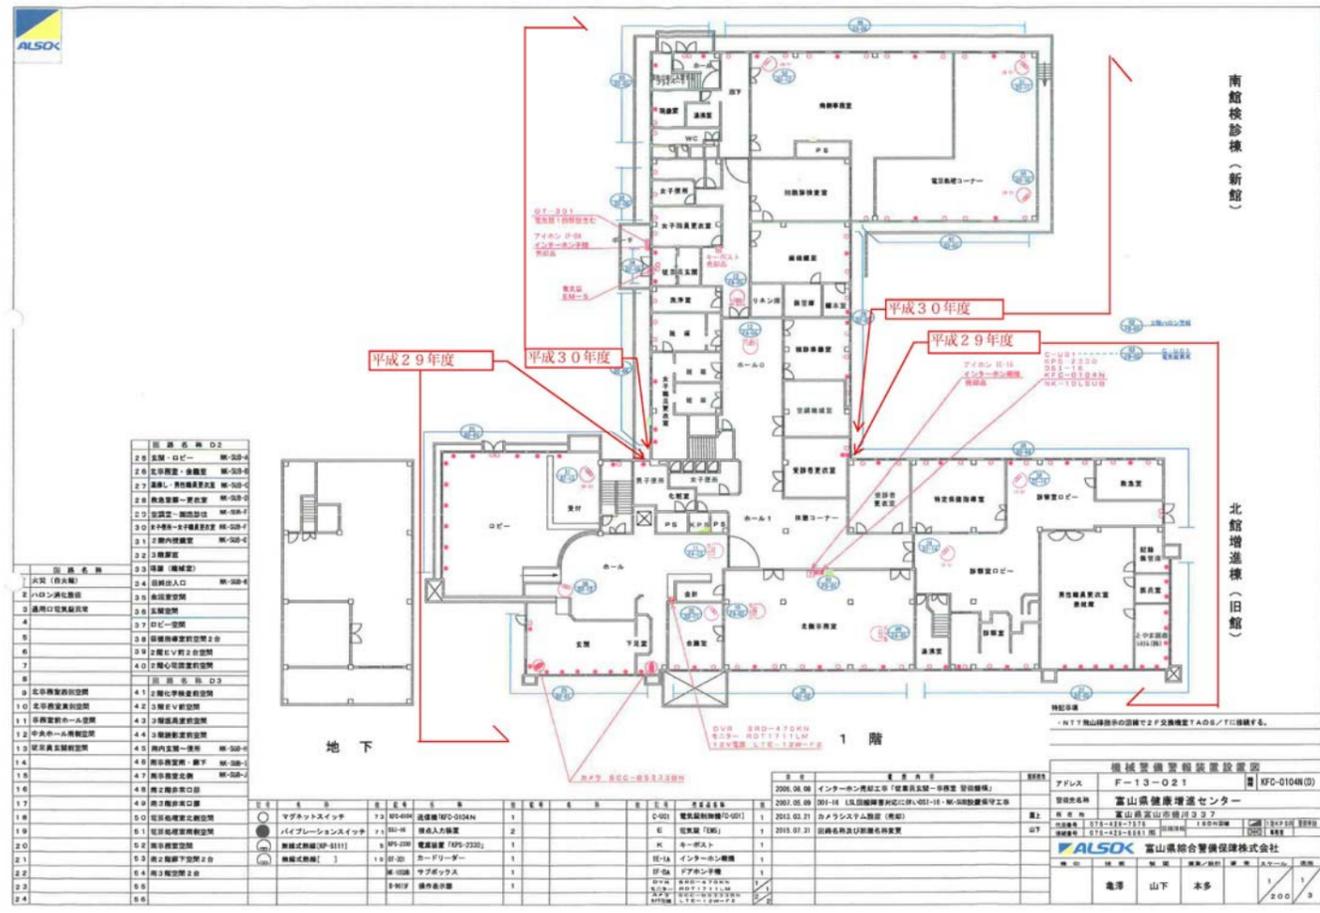

1階警備保障装置設置図

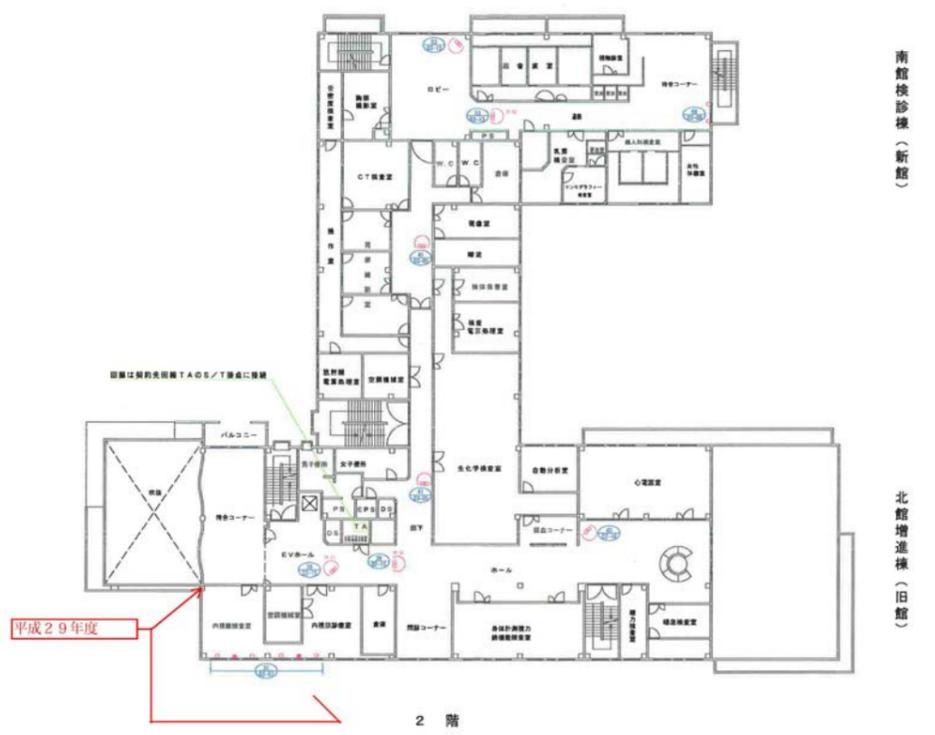

2階警備保障装置設置図

※ 外壁改修に伴うアルミ建具の入替による警備保障装置（センサー）の取外し、再取付を行う。
配線工事及び修繕費（開閉センサー65個、ガラスセンサー36個）