
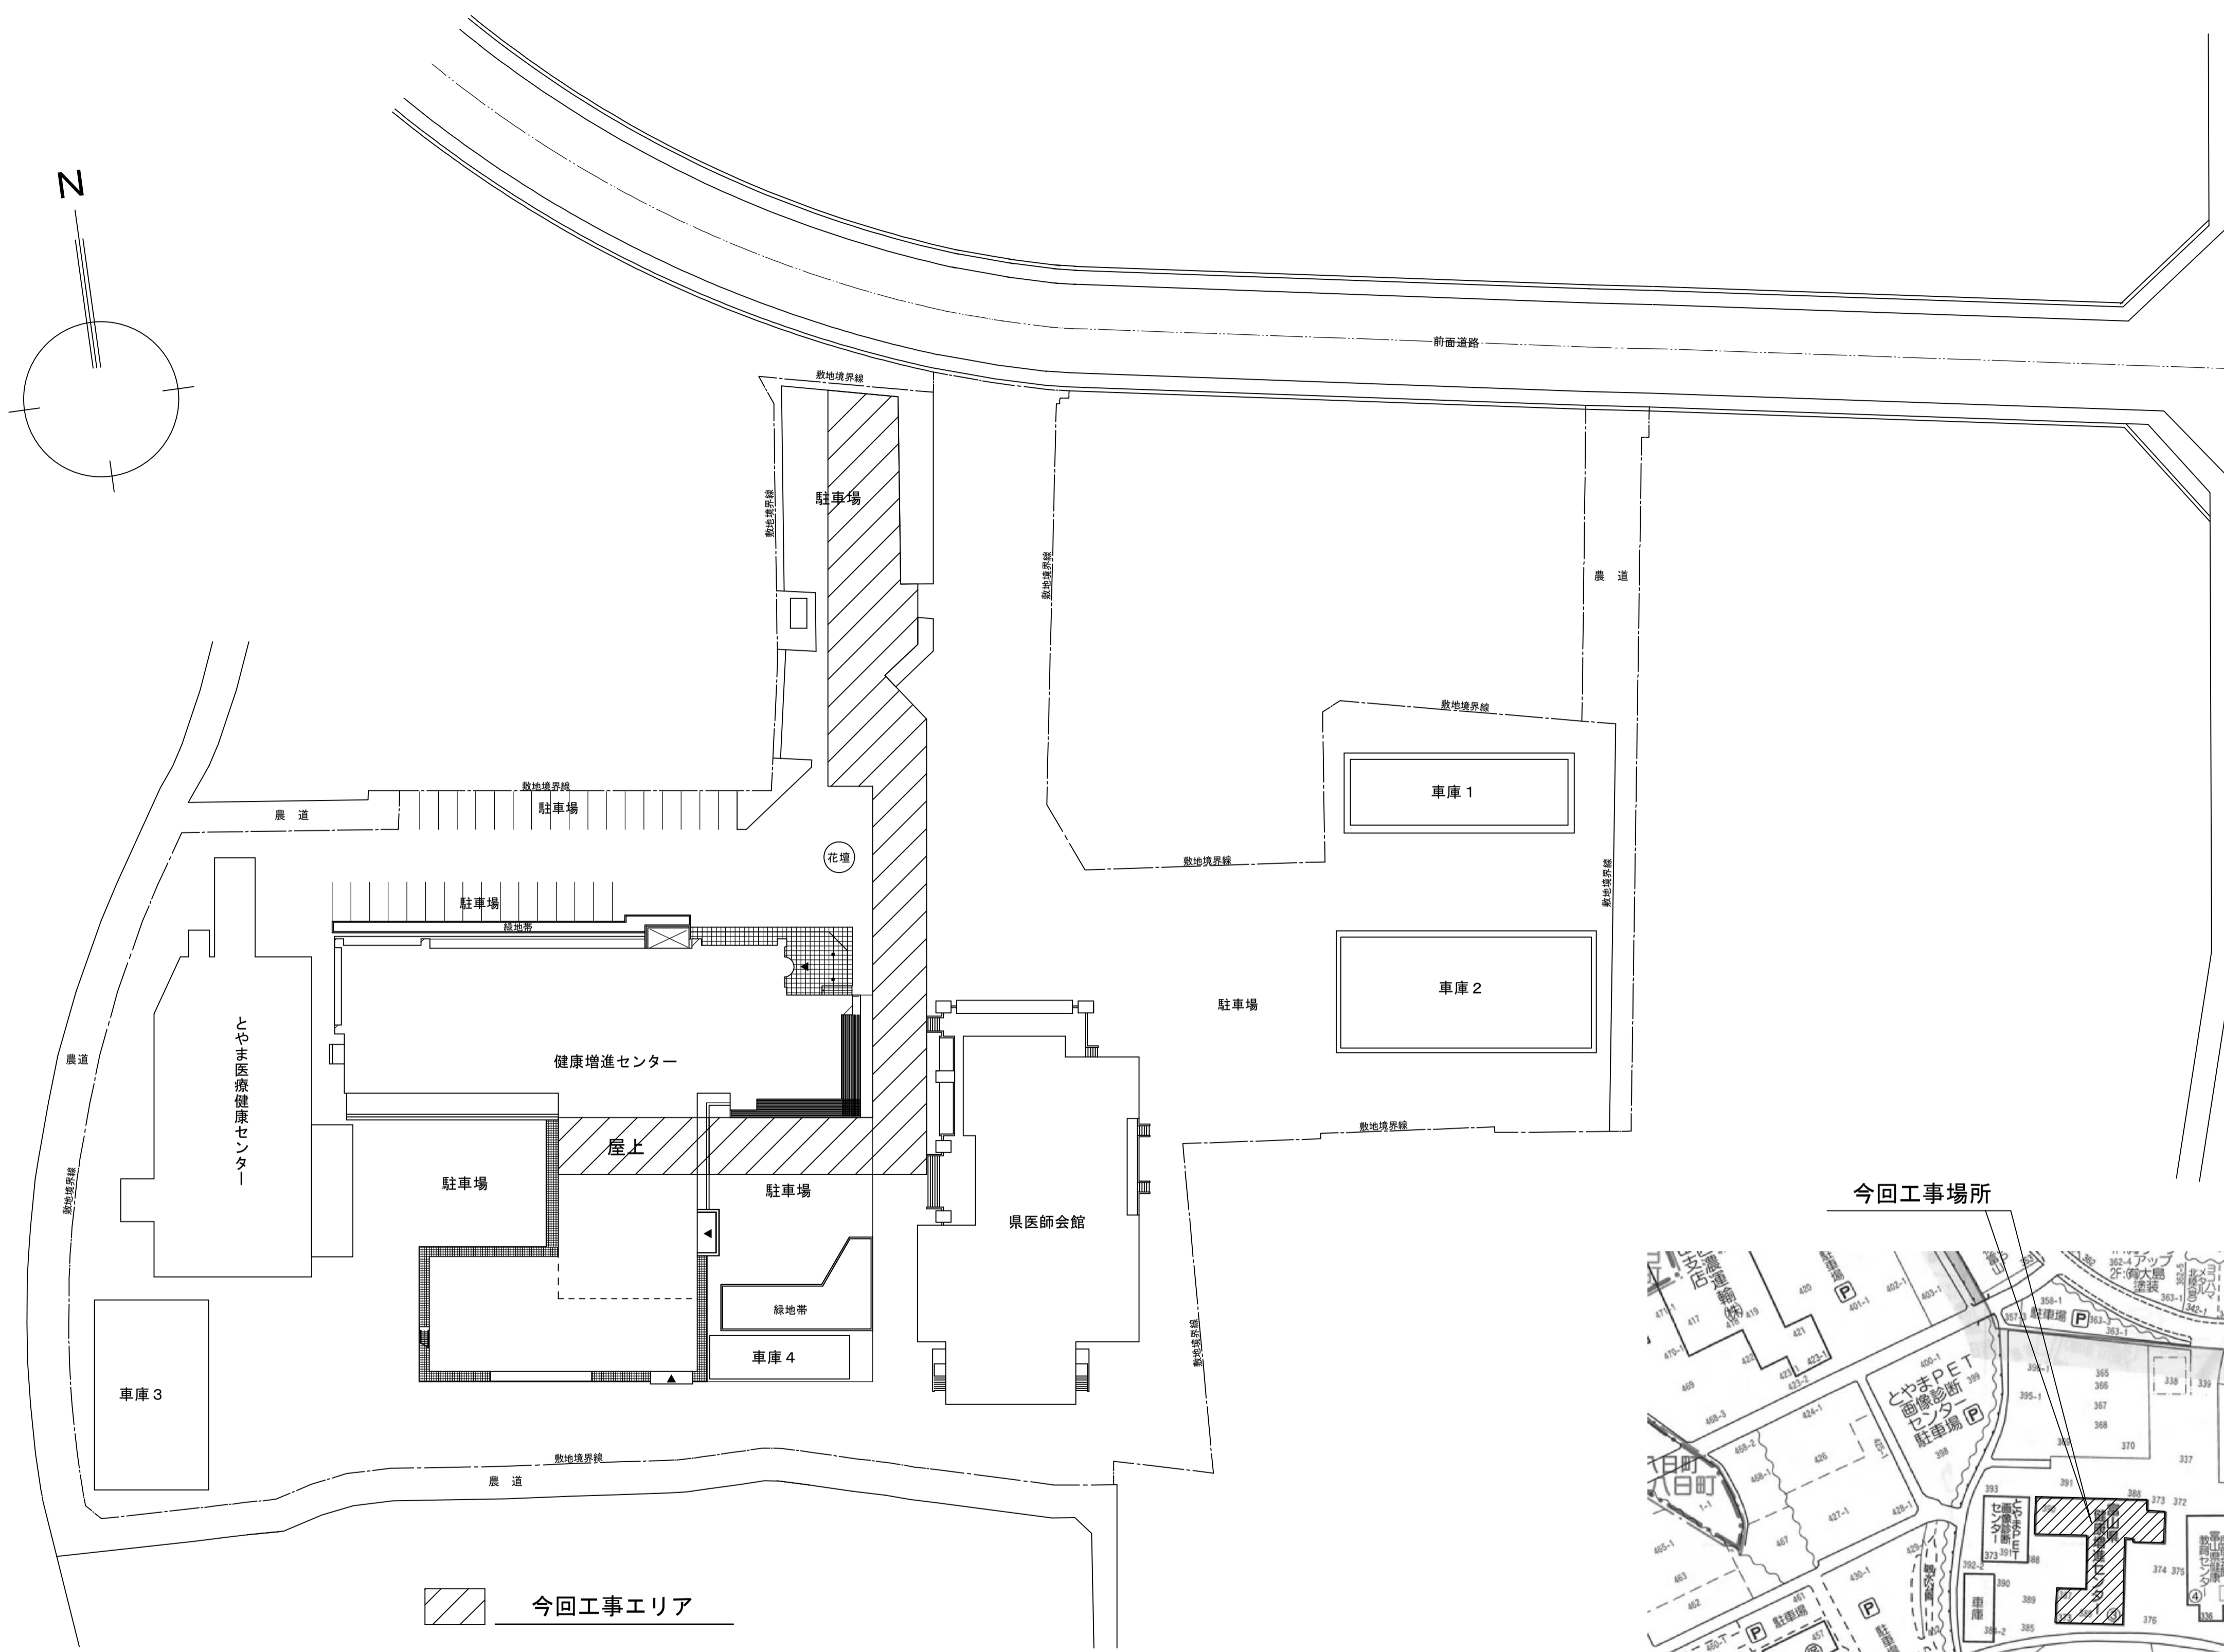


富山県健康増進センター一高圧引込配線改修工事

番号	図面名称
E-00	表紙・図面リスト
E-01	電気設備 特記仕様書
E-02	敷地配置図・付近見取図
E-03	構内配電線路図
E-04	屋上階電気設備平面図・高圧受電設備単線結線図


平成30年 7月
表紙共5枚

	富山市安住町7番1号 電話(076)432-9785 理事長 藤井 均 管理建築士 一級建築士 大田豊録第152528号 竹林 正宏	富山県建築設計監理協同組合 一級建築士事務所知事登録(13)32号	工事名 富山県健康増進センター高圧引込配線改修工事 図面名 表紙・図面リスト	縮尺 [A-1] - [A-3] -	管理技術者 建築設備士 第2701-0852LS号 横田 大輔 印 担当 横田 大輔 監修	図面番号 E-00 意匠
--	--	--------------------------------------	---	-----------------------	---	-----------------

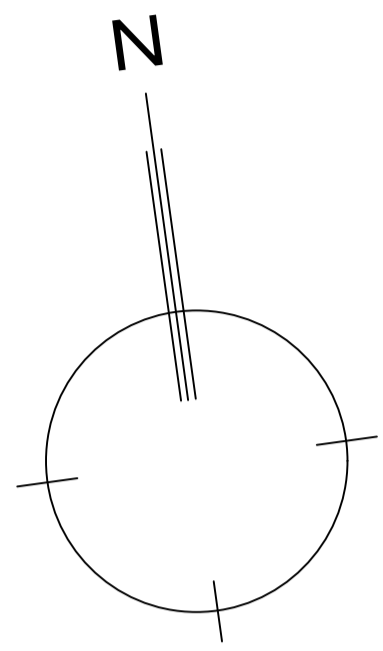

今回工事エリア

敷地配置図 1:500



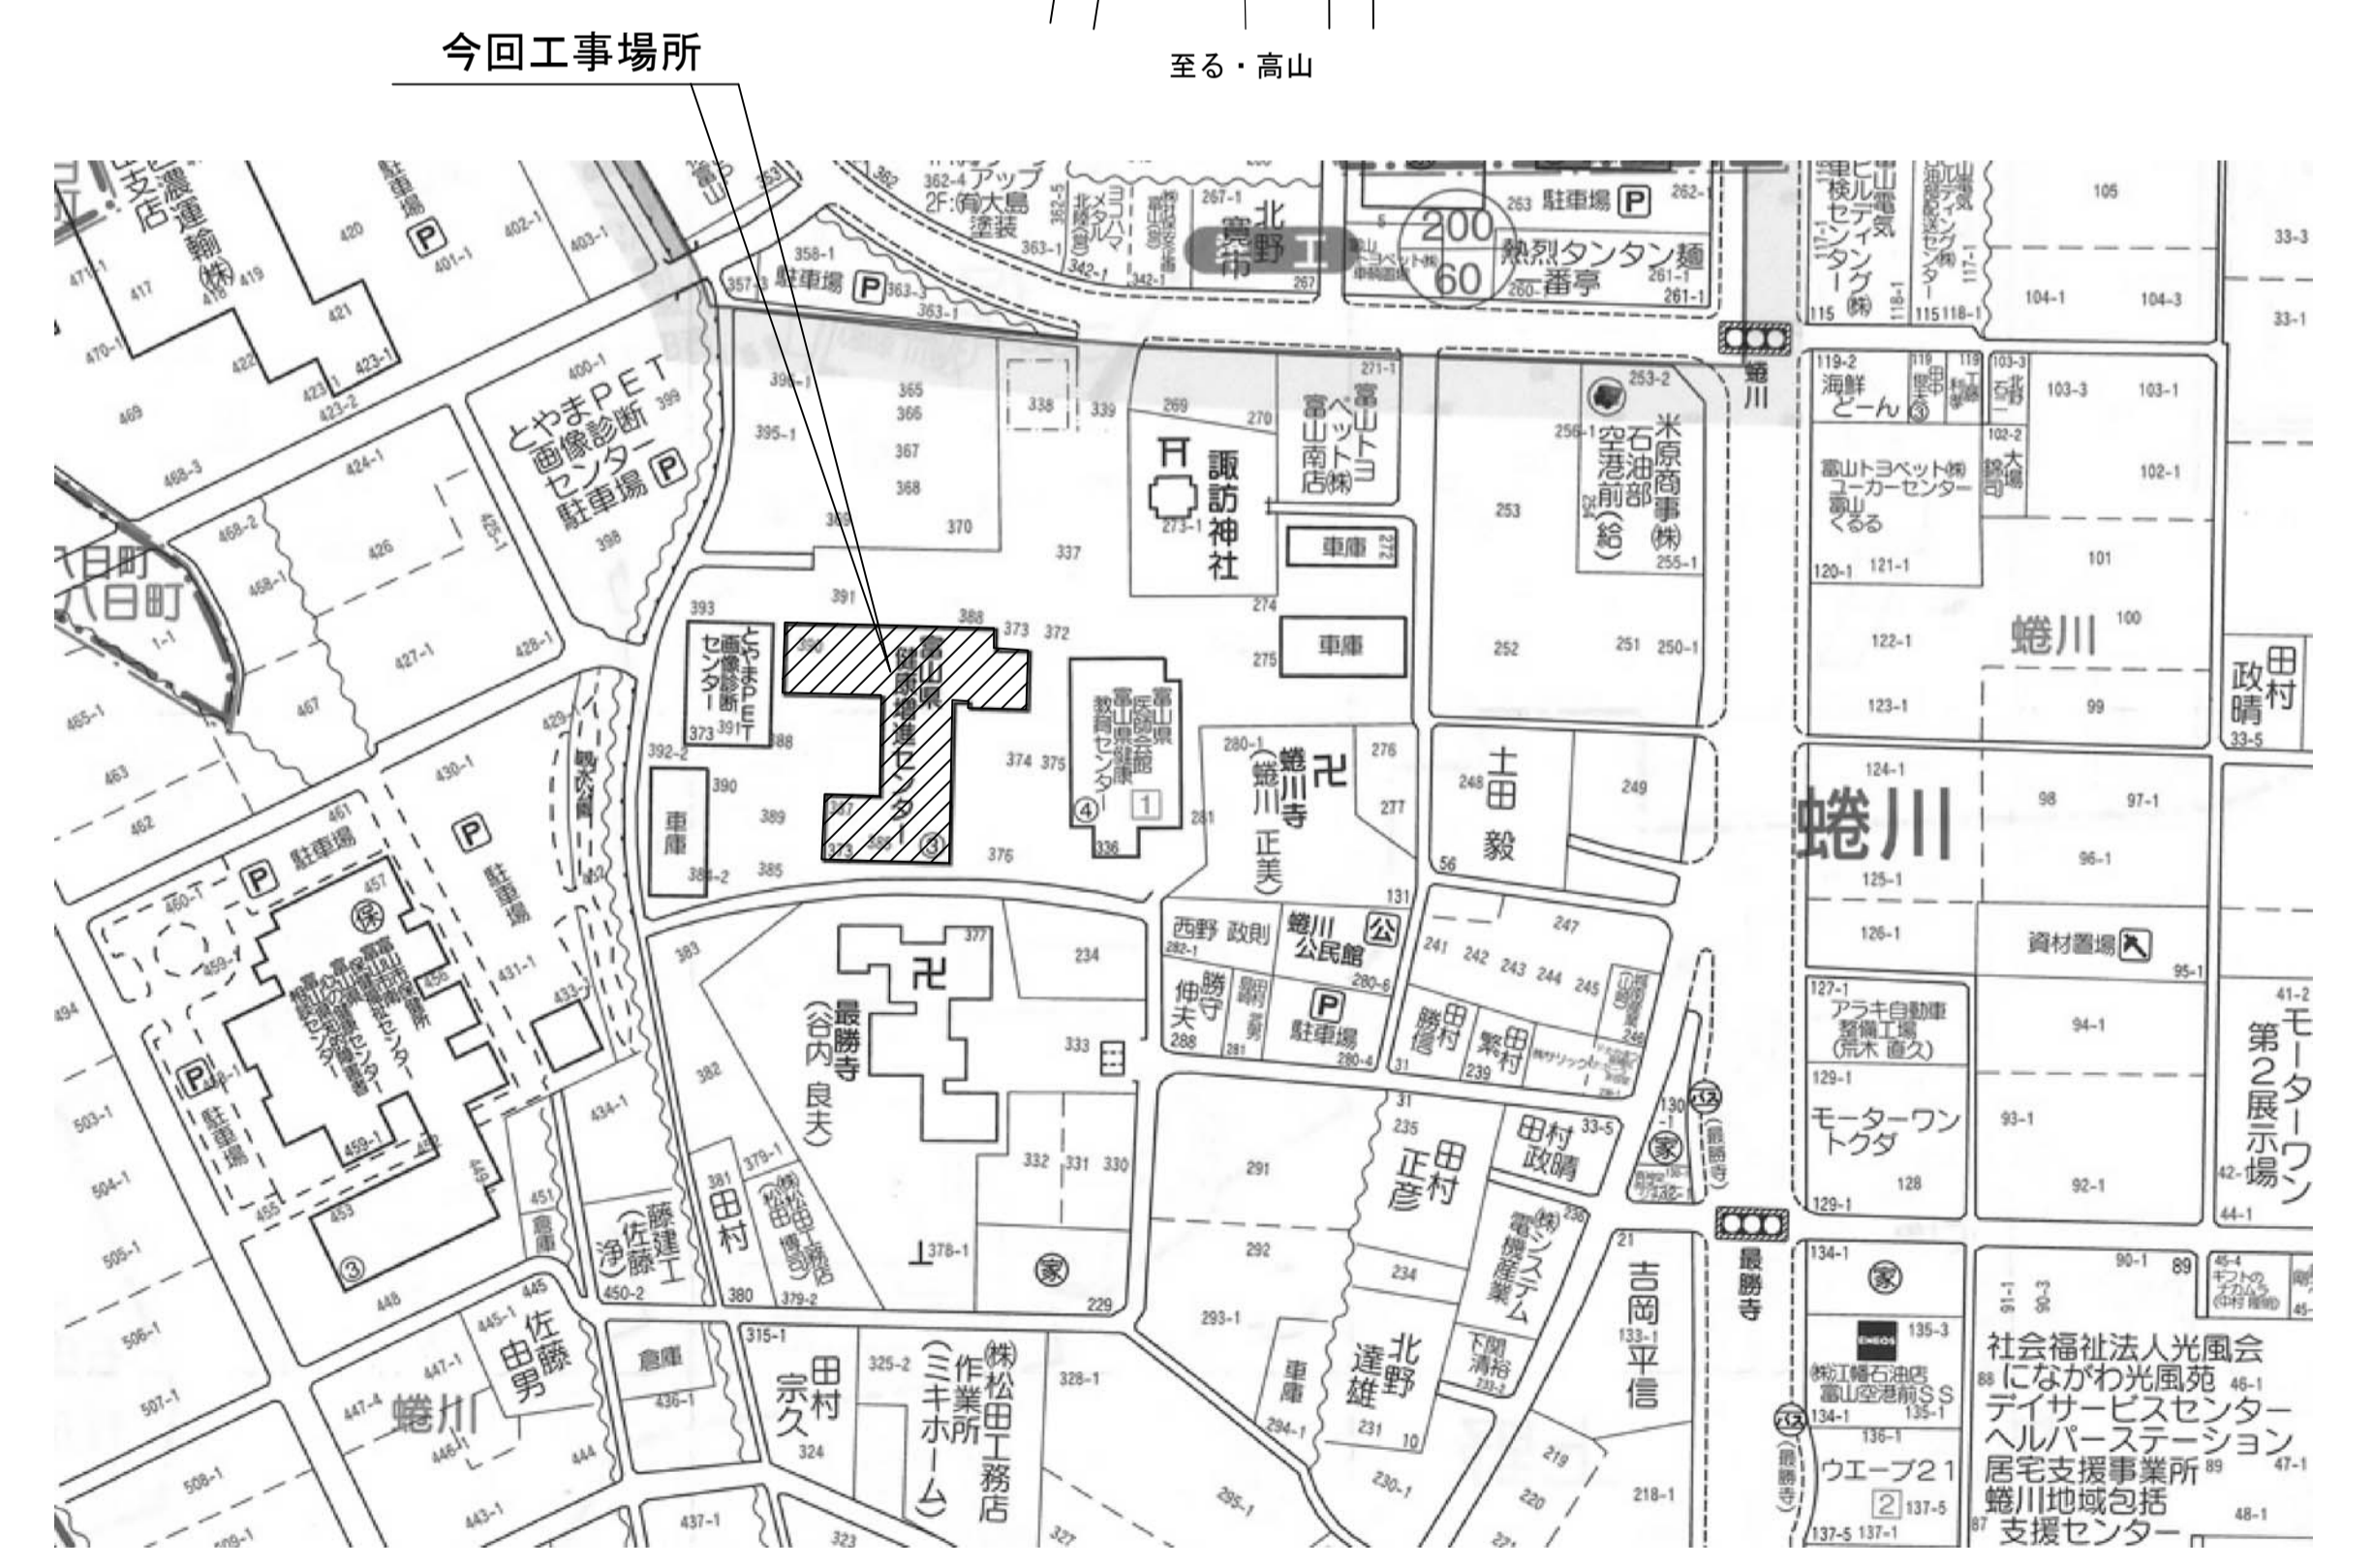


今回工事場所

至る・高山




付近見取図 1:2000

富山市安住町7番1号 電話 (076) 432-9785 理事長 藤井 均 管理建築士 一級建築士 大原豊録第152528号 竹林 正宏	富山県建築設計監理協同組合 一級建築士事務所知事登録(13)32号	工事名 富山県健康増進センター高圧引込配線改修工事	管理技術者 建築設備士 第2701-0852LS号 横田 大輔 印	図面番号 E-02
		図面名 敷地配置図・付近見取図	縮尺 [A-1] 1:500 [A-3] 1:1,000	担当 横田 大輔

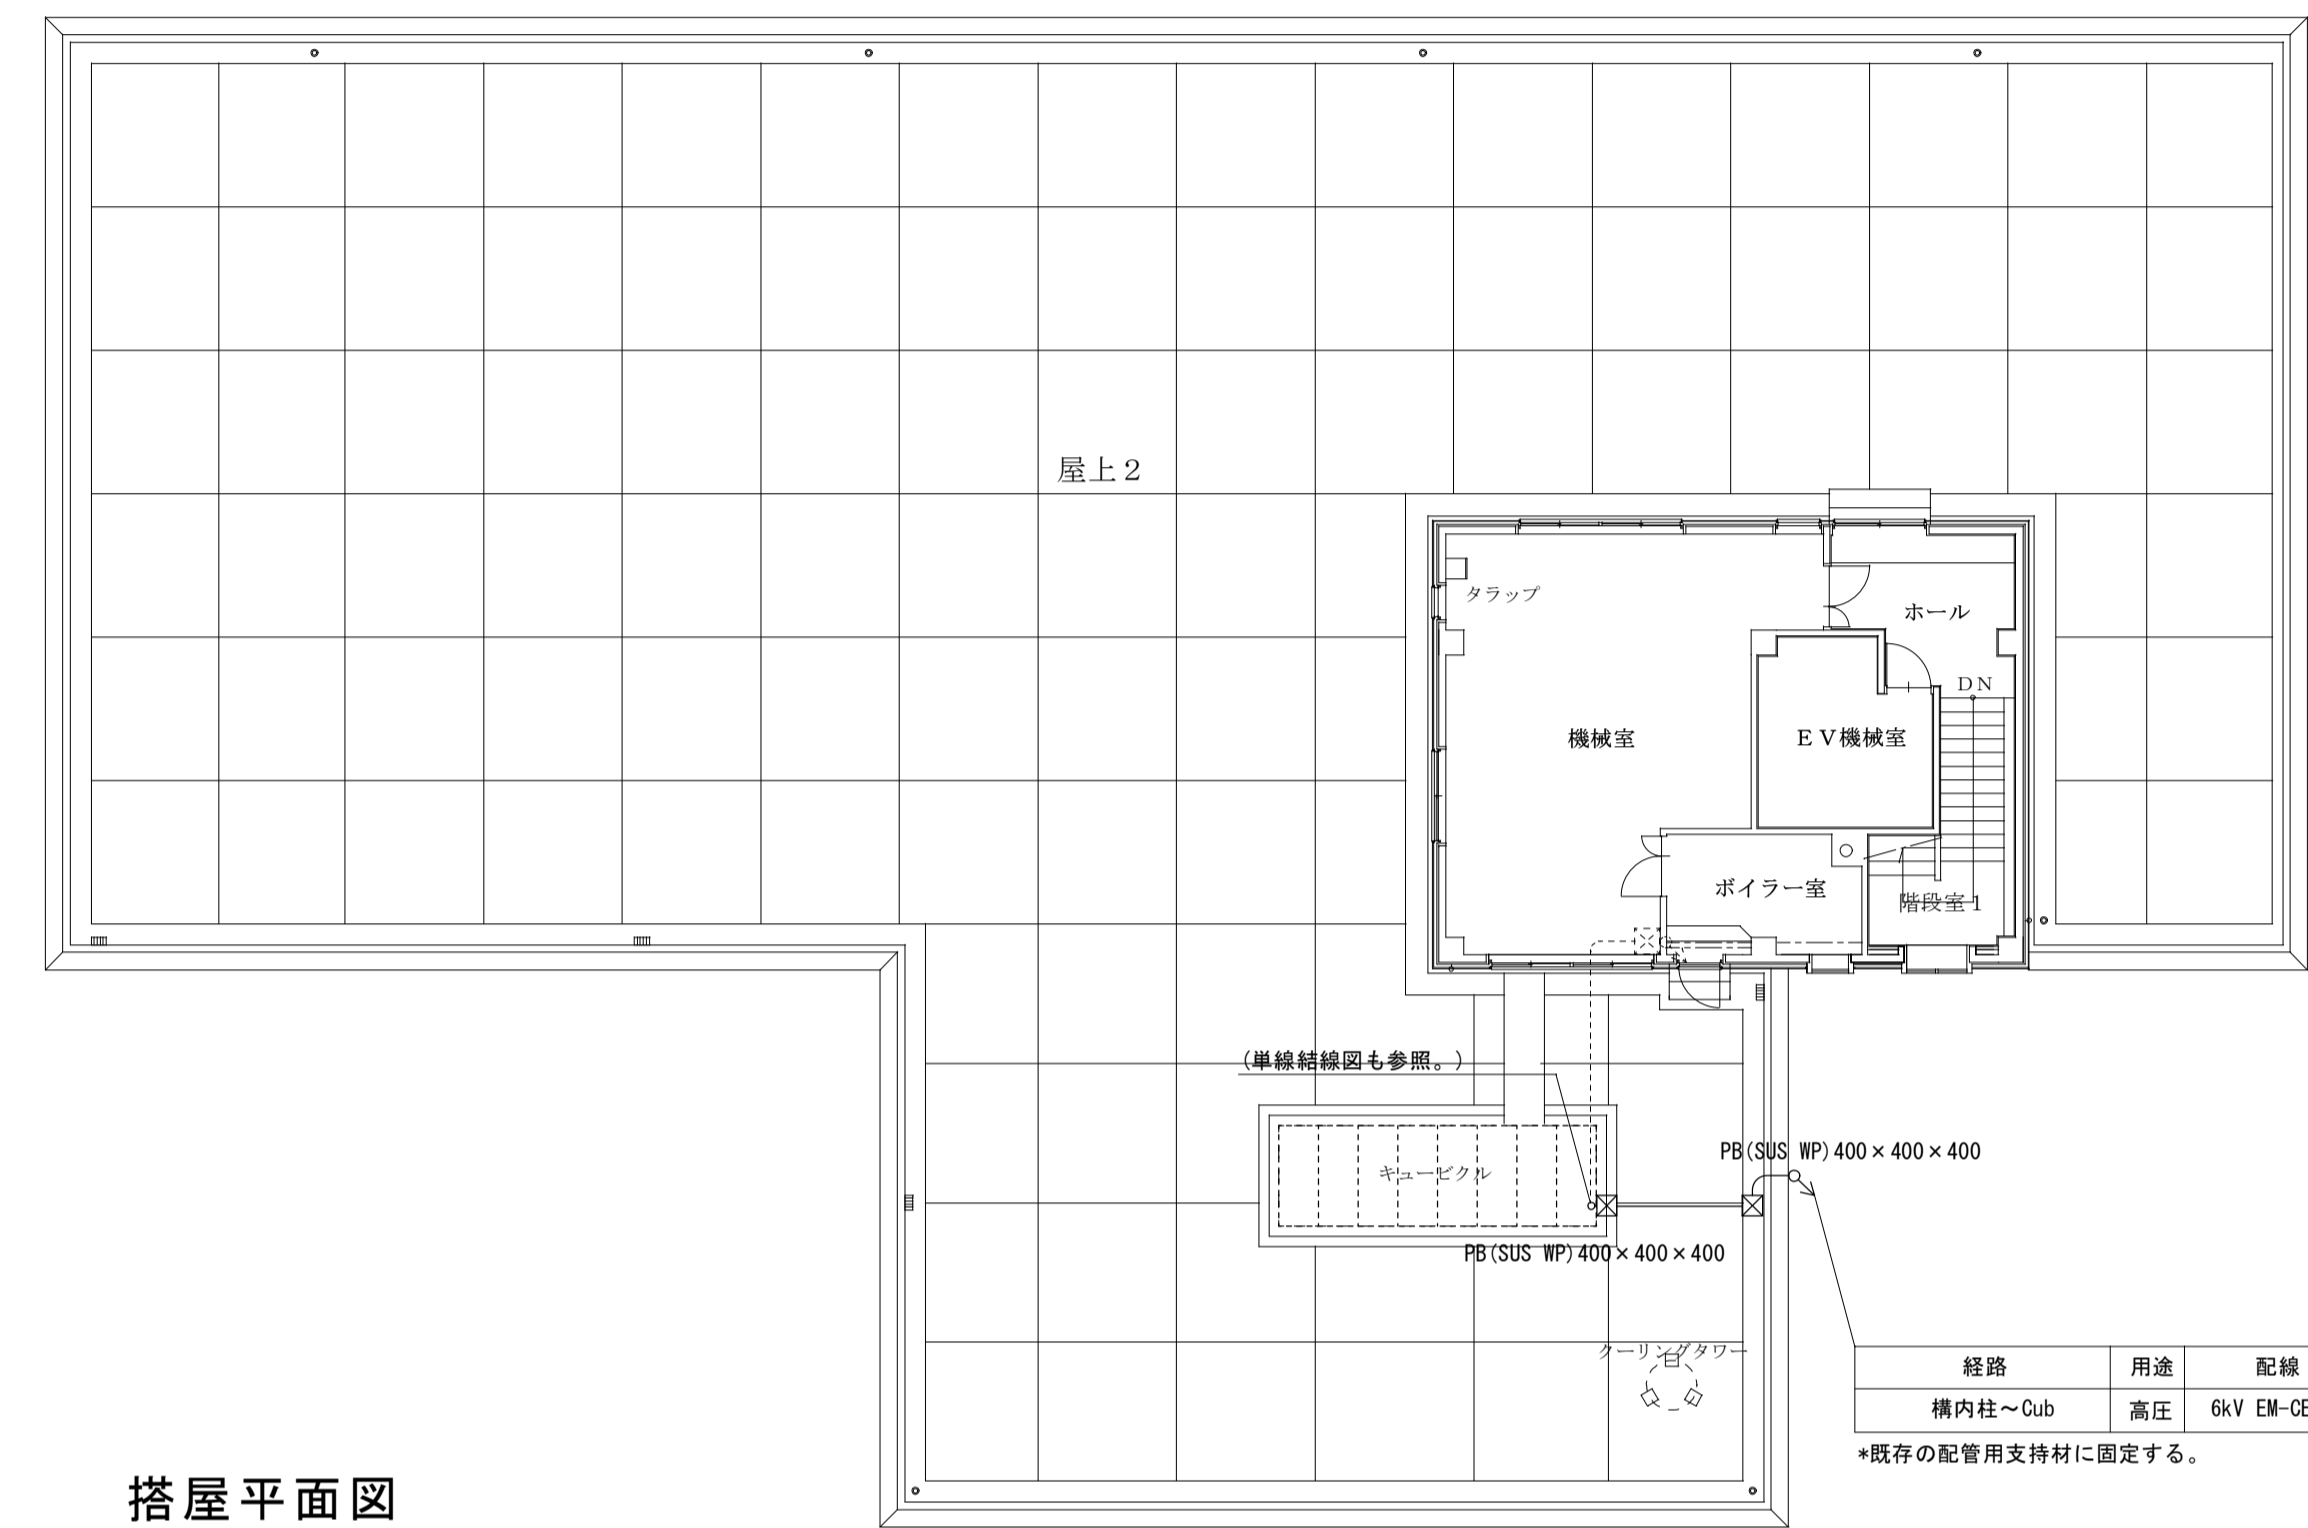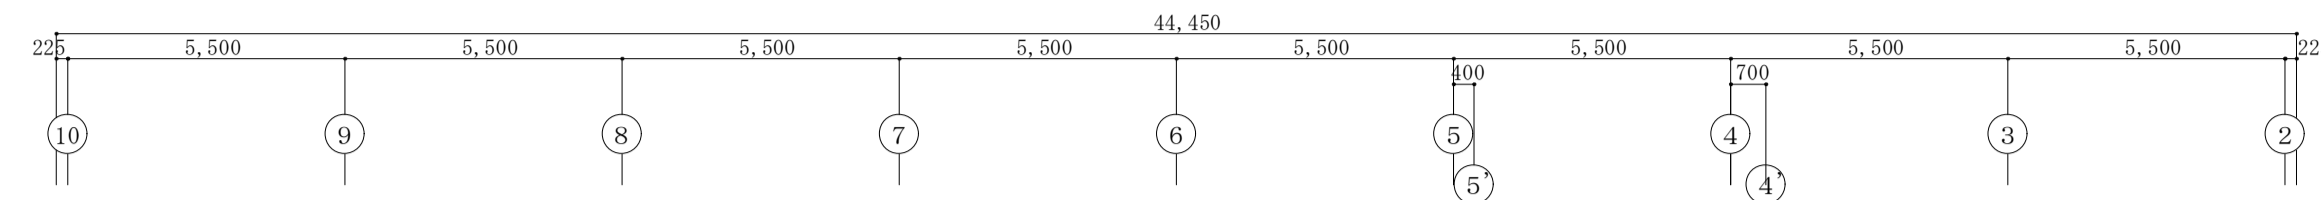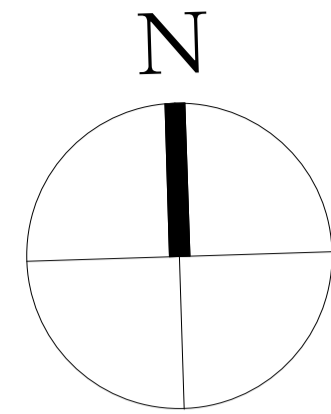



搭屋平面図

北棟 (増進棟)

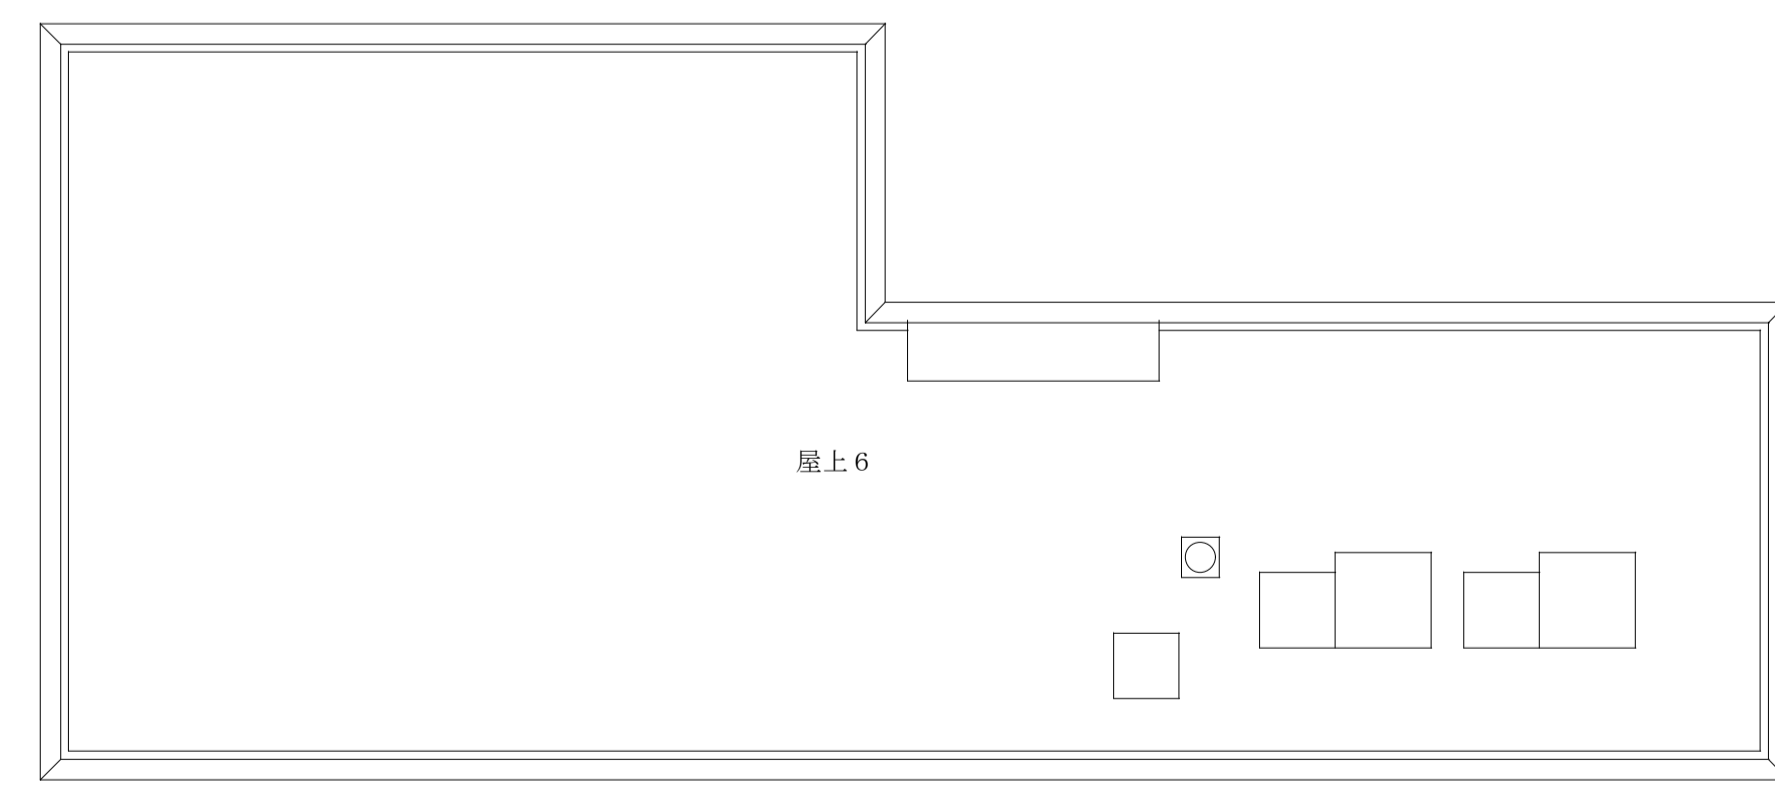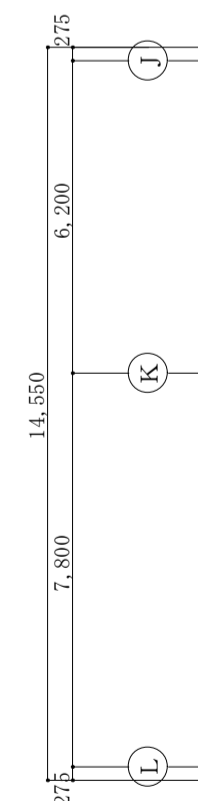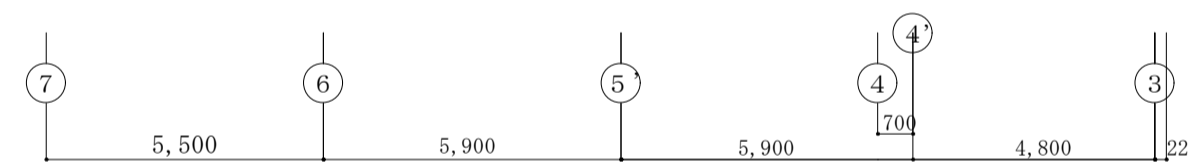

屋上平面図

南棟 (検診棟)

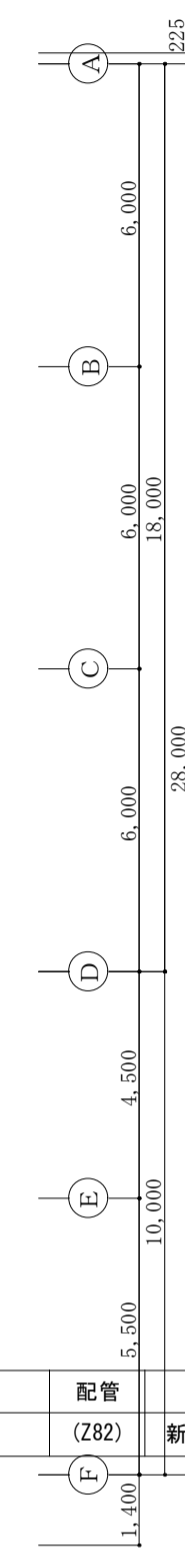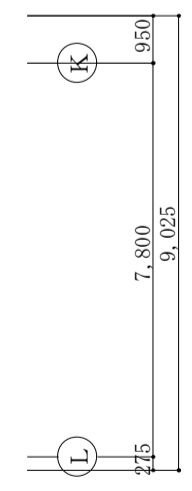

高圧受電設備単線結線図

